



RZUT PIWNIC

DPS W KLISINIE FILIA BRANICE

SKALA 1:100

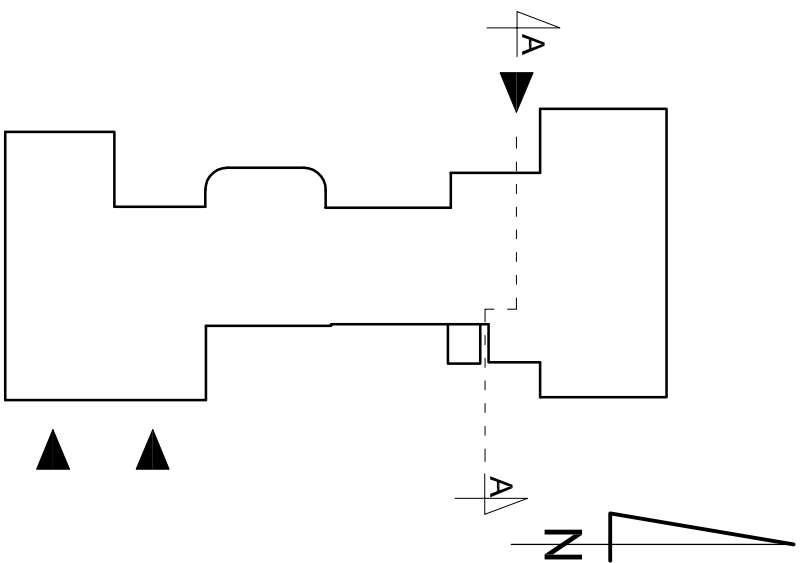

Zestawienie pomieszczeń		Powierzchnia [m ²]
L.P.	Nazwa pomieszczenia	
01/1	korytarz	25,91
01/2	pralnia	8,45
01/3	sala rehabilitacji	28,51
01/4	gabinei pomocy doucznej	19,34
01/5	pomieszczenie solarów	22,18
01/6	magazyn	5,64
01/7	suszalnia	8,04
01/8	winda	4,17
01/9	korytarz	46,10
01/10	pomieszczenia gospodarcze	6,50
01/11	wc	2,25
01/12	korytarz	18,78
01/13	biuro	15,31
01/14	pomieszczenie gospodarcze	7,31
01/15	biuro	18,55
01/16	świetlica	26,17
01/17	korytarz	18,32
01/18	szałnia damska	13,11
01/19	klatka schodowa	6,15
01/20	łazienka	10,89
01/21	szałnia męska	10,14
01/22	wymienikowia	39,59
01/23	wc	8,28
01/24	kawaleria	40,95
01/25	szałnia	8,97
01/26	pokoje gościnny	14,60
01/27	korytarz	12,94
01/28	pomieszczenie gospodarcze	7,50
01/29	pomieszczenie gospodarcze	5,62
01/30	klatka schodowa	9,07
Razem:		469,3400

<p>Pracownia Audioorteksa Spółka z o.o. ul. Kilińskiego 49/L 27-400 Ostrowie Św. tel/fax (041) 265 24 64 kom. 667 633 003</p>		Nr gwarantii	
		<p>E9</p>	
<p>Opracował: mgr inż. Zbigniew Sternik</p>	<p>KI-38/91</p>	<p>Branda</p>	
<p>Projektował: inż. Zdzisław Włacek</p>	<p>KI-14/99</p>	<p>Inwestor</p>	<p>Instalacje elektryczne</p>
<p>Sprawdził: mgr inż. Stanisław Ruczyński</p>	<p>S/WK.0041 /PO/E.05</p>	<p>Adres budowy</p>	<p>Susław 1:100</p>
<p>Inne informacje:</p>	<p>Nr upr.</p>	<p>Podpis:</p>	<p>Przebudowa instalacji elektrycznych</p>
<p>Data opracowania: luty 2018r.</p>		<p>RZUT PIWNIC - INST. GNIAZD</p>	
		<p>Skalunek:</p>	<p>PB</p>