


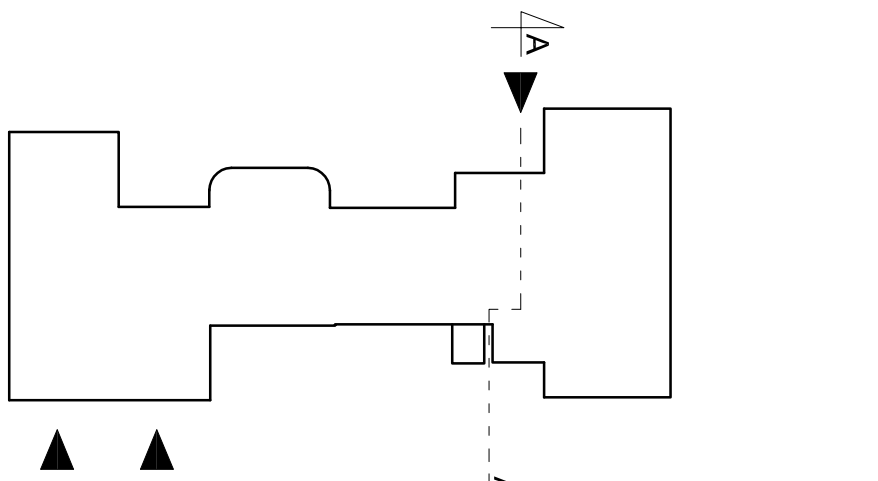


EW2 - oprawa awaryjna dwustronna LED IFACI 1W IP44 SE AT 1h CNBOF

RZUT I PIĘTRA
DPS W KLISINIE FILIA BRA
SKALA 1:100



Pracownia Audioprosta Spółka z o.o. ul. Kilińskiego 49L 27-600 Ostrowiec Św. tel./fax: (041) 285 24 64, kom. 667 633 003		 E15		Nr gwarantii
Opracowali:	mgr inż. Zbigniew Sternik	KL-38/91		
Projektował:	inż. Zdzisław Włajcock	KL-14/99		
Sprawdził:	mgr inż. Stanisław Raczyński	SWK.0041 /POE/05		
Imię i nazwisko:		Nr upr.	Podpis:	
Data opracowania: luty 2018r.		Typ gwarantii RZUT I PIĘTRA - INST. OŚWIEŹLENIE		
		Stadium: PB		
Przebudowa instalacji elektrycznych		Rodzaj projektu		
Inwestor Dom Pomocy Społecznej w Kiszynie Kiszino 100 46-118 Lisiecle		Adres budowy Dom Pomocy Społecznej w Kiszynie Filia Branice ul. Szpilana 18 46-140 Branice		Skala 1:100