


RZUT II PIĘTRA  
DPS W KLISINIE FILIA BRANICE  
SKALA 1:100

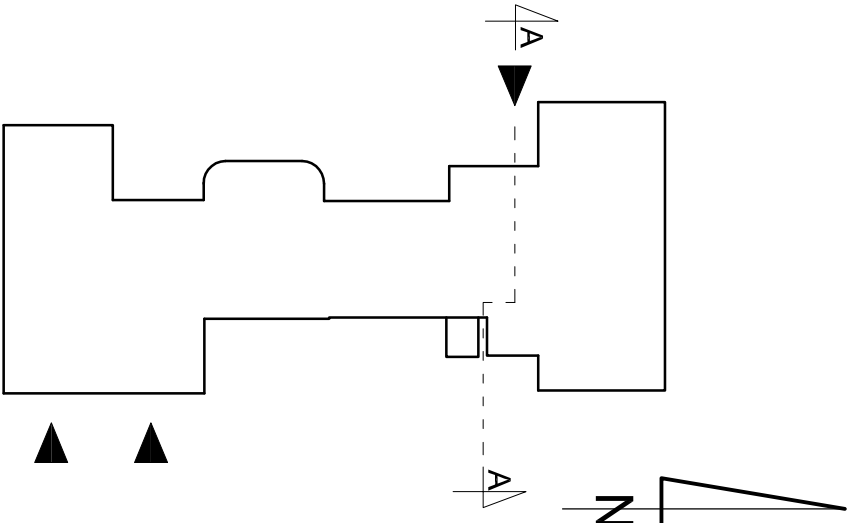


Zestawienie pomieszczeń		
L.P.	Nazwa pomieszczenia	Powierzchnia [m²]
3/1	korytarz	28,24
3/2	wc	9,97
3/3	pokój	8,98
3/4	pokój	20,78
3/5	pokój	21,08
3/6	pokój	25,25
3/7	dyżurka	6,52
3/8	korytarz	59,46
3/9	pokój	8,56
3/10	winda	4,61
3/11	klatka schodowa	12,93
3/12	łazienka	6,50
3/13	wc	2,51
3/14	pokój	18,05
3/15	pokój	8,75
3/16	pokój	8,83
3/17	pokój	8,71
3/18	pokój	28,02
3/19	korytarz	22,05
3/20	pokój	13,49
3/21	pokój	11,38
3/22	świetlica	51,89
3/23	kuchnia	9,89
3/24	łazienka	15,66
3/25	pokój	10,41
3/26	wc	8,40
3/27	klatka schodowa	19,16
Razem:		450,0800

OPRAWY OŚWIETLENIOWE

- K1 - oprawa łazienkowa X-WALL K9 LED 1300lm11W IP44  
N1 - oprawa nastrokowa NEPTUN LED 10000lm 72W 840 IP65  
N2 - oprawa nastrokowa NEPTUN LED 7200lm 57W 840 IP65  
N3 - oprawa nastrokowa NEPTUN LED 5200lm 36W 840 IP65  
O1 - oprawa zwieszana RUBIN OKRĄGŁY LED 4200lm 36W PLX  
P1 - oprawa nastrokowa AMETYST LED NEW 4000lm IP65 840 28W  
R1 - oprawa nastrokowa RUBIN LOOK LED 3900lm MLINE 840 27W  
R2 - oprawa nastrokowa RUBIN NO FRAME LED CR190 5400lm MLINE SH IP65 43W  
X1 - oprawa zawieszana X-LINE LED 4400LM PLX E 840 32W  
X2 - oprawa zawieszana X-LINE LED 5500LM PLX E 840 39W  
X3 - oprawa zawieszana X-LINE LED 3250LM PLX E 840 23W

- AX1 - oprawa awaryjna LED do przestroni otwartych LVNO 3W SE 1h AT CNBOP  
AW2 - oprawa awaryjna LED do korytarzy LVNC 3W SE 1h AT CNBOP  
AW3 - oprawa awaryjna LED AXNO 3W SE 1h AT IP65 CNBOP  
EW1 - oprawa awaryjna jednostronna LED IFBI 1W IP44 SE AT 1h CNBOP  
EW2 - oprawa awaryjna dwustronna LED IFACI 1W IP44 SE AT 1h CNBOP

Pracownia Audytorska Spółka z o.o. ul. Kilińskiego 49L 27-400 Ostrowiec Św. tel/fax (041) 265 24 64 kom. 667 633 003				Nr projektu <b>E16</b>		
Opracował:	mgr inż. Zbigniew Siemik	KL-38/91		Branża <i>Instalacje elektryczne</i>		Skala 1:100
Projektował:	inż. Zdzisław Włosek	KL-14/99	Inwestor Dom Pomocy Społecznej w Kłisinie Kłisino 100 48-118 Łiszące			
Sprawił:	mgr inż. Stanisław Ruczyński	SWK 0041 /PODE/05	Adres budowy Dom Pomocy Społecznej w Kłisinie Filia Branice ul. Szpilana 18 48-140 Branice			
Imię i nazwisko:		IN upr.	Rodzaj projektu PRZEBUDOWA INSTALACJI ELEKTRYCZNYCH RZUT II PIĘTRA - INST. OŚWIETLENIOWE			
Podpis:			Sygnatura PB			
Data opracowania: luty 2018r.						