



RZUT I PIĘTRA  
DPS W KŁISINIE FILIA BRANICE  
SKALA 1:100

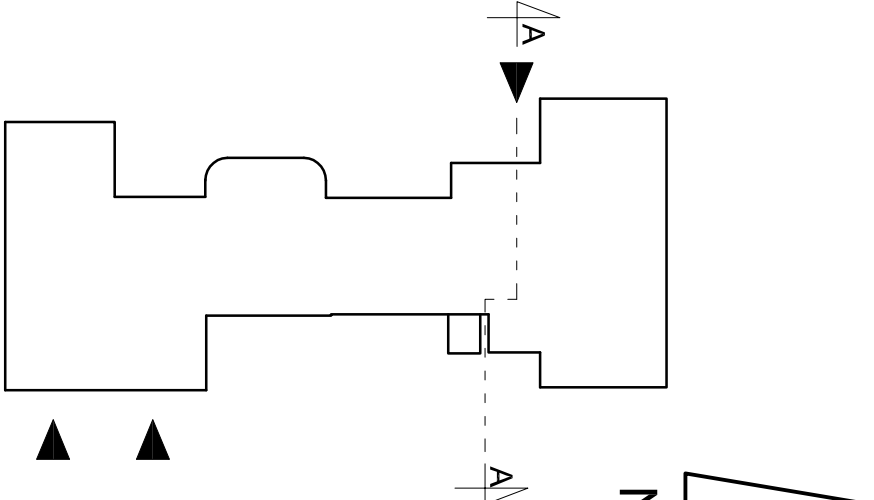

Zestawienie pomieszczeń		
L.P.	Nazwa pomieszczenia	Powierzchnia [m²]
2/1	korytarz	28,24
2/2	wc	9,97
2/3	pokój	8,98
2/4	pokój	20,78
2/5	pokój	21,08
2/6	pokój	24,55
2/7	dziurka	6,52
2/8	korytarz	59,28
2/9	pokój	8,56
2/10	winda	4,61
2/11	klatka schodowa	12,93
2/12	łazienka	6,50
2/13	wc	2,58
2/14	pokój	17,54
2/15	pokój	18,71
2/16	pokój	9,10
2/17	pokój	28,02
2/18	korytarz	22,05
2/19	pokój	13,49
2/20	pokój	11,32
2/21	świecica	51,57
2/22	łazienka	9,56
2/23	kuchnia	14,96
2/24	pokój	10,41
2/25	wc	8,40
2/26	klatka schodowa	19,16
Razem:		448,8700

- INSTALACJA PRZYZYWOWA - OZNACZENIA:
- matryca sygnalizacyjna - PMS4800D
  - podcentrala - PS405
  - aparat przywołkowy - AP-410
  - wyłącznik łączenkowy podagany - WL40
  - wyłącznik łączenkowy naciskany - WL41
  - lampka sygnalizacyjna - LS43
  - magistrala (YTKSY3x2x0,6 + YDY2x1) z matrycy do podcentrali
  - przewody YTKSY3x2x0,6 z wyłączników do podcentrali

- OZNACZENIA:
- RTV - gniazdo radio-telewizyjne
  - gniazdo komputerowe RJ-45
  - punkt dostępowy (IEEE802,11n)
  - trasa przewodów komputerowych
  - przewody układane w korytku
  - ilość przewodów w wiązce

Pracownia Audytorska Spółka z o.o. ul. Kilińskiego 48L 27-400 Ostrowiec Św. tel/fax: (041) 265 24 64 kom. 667 633 003			 <b>E20</b>	Nr projektu		
Opracował:	mgr inż. Zbigniew Siemik	KL-38/91				
Projektował:	inż. Zdzisław Włosek	KL-14/99	Branża <b>Instalacje elektryczne</b>		Skala 1:100	
Sprawdził:	mgr inż. Stanisław Ruczyński	SWK 0041 /PODE/05				
Inne i nazwisko:		Nr upr.:				Podpis:
Data opracowania: luty 2018r.			Sygnatura <b>PB</b>			

Investor	Adres budowy	
Dom Pomocy Społecznej w Kilsinie	Dom Pomocy Społecznej w Kilsinie ul. Szpilna 18	
Kłiso 100	46-118 Lisieje	46-140 Branice

PRZEBUDOWA INSTALACJI ELEKTRYCZNYCH	
RZUT I PIĘTRA - INST. TELETECHNICZNE	
Sygnatura: PB	