


tablia TB2

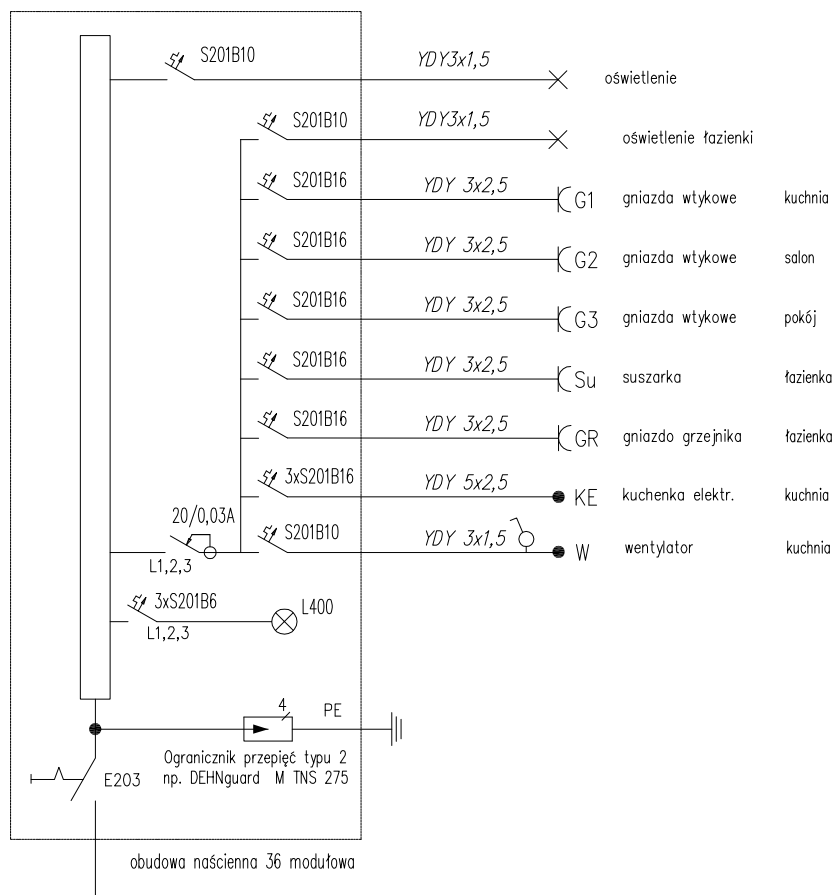

Obiekt:	Remont i przebudowa wraz ze zmianą sposobu użytkowania pomieszczeń : pralni na apartamenty i pomieszczeń biurowych na pralnie na piętrach II - X wraz z przebudową instalacji wewnętrznych; wod-kan. co. elektrycznej w Domu Studenckim nr DS-4 Politechniki Krakowskiej na działce nr ewid. 21/96, obr. 6, j. ew. Nowa Huta w Krakowie.		
Adres inwestycji:	K R A K Ó W, ul. Skarżyńskiego nr 9. działka: nr ewid. 21/96, obr. 6, jedn. ewid. Nowa Huta.		
Inwestor:	POLITECHNIKA KRAKOWSKA im. Tadeusza Kościuszki 31-155 Kraków, ul. Warszawska nr 24.		
Temat:	SCHEMAT IDEOWY TABLICY TB2	Branża : Elektryczna	
		Podpis:	Skala 1:50
Projektant:	mgr inż. STANISŁAW MAZUR RP-Upr. 194/93		Data: marzec 2017r.
Sprawdzający:	inż. WIESŁAW DZIERWA BPP-Upr 336/82		Rys. Nr 4