


tablia TB1

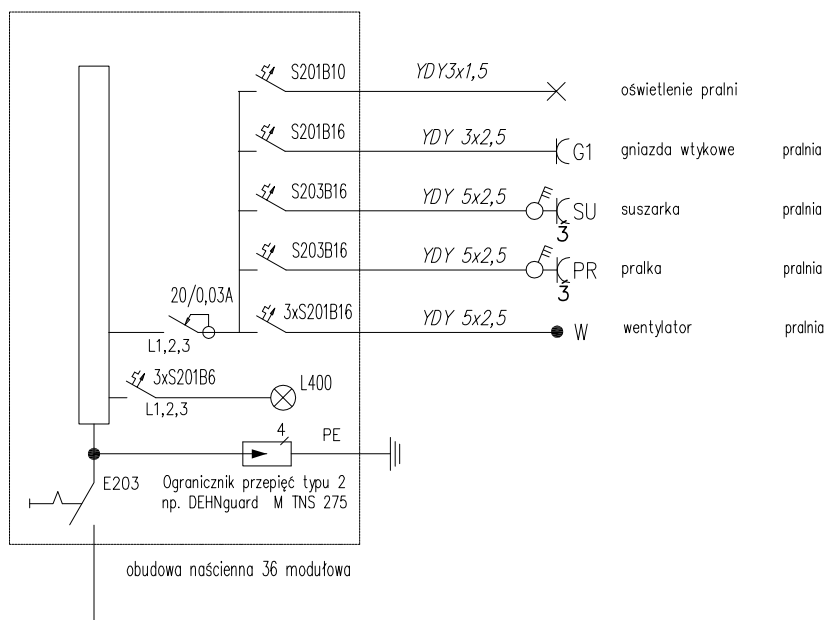

| | | | |
|-------------------|--|----------------------|------------------------|
| Obiekt: | Remont i przebudowa wraz ze zmianą sposobu użytkowania pomieszczeń : pralni na apartamenty i pomieszczeń biurowych na pralnię na piętrach II - X wraz z przebudową instalacji wewnętrznych; wod-kan. co. elektrycznej w Domu Studenckim nr DS-4 Politechniki Krakowskiej na działce nr ewid. 21/96, obr. 6, j. ew. Nowa Huta w Krakowie. | | |
| Adres inwestycji: | K R A K Ó W, ul. Skarżyńskiego nr 9. działka: nr ewid. 21/96, obr. 6, jedn. ewid. Nowa Huta. | | |
| Inwestor: | POLITECHNIKA KRAKOWSKA im. Tadeusza Kościuszki 31-155 Kraków, ul. Warszawska nr 24. | | |
| Temat: | SCHEMAT IDEOWY TABLICY TB1 | Branża : Elektryczna | |
| | | Podpis: | Skala 1:50 |
| Projektant: | mgr inż. STANISŁAW MAZUR RP-Upr. 194/93 | | Data: marzec 2017r. |
| Sprawdzający: | inż. WIESŁAW DZIERWA BPP-Upr 336/82 | | Rys. Nr 3 |