


+ 5.90

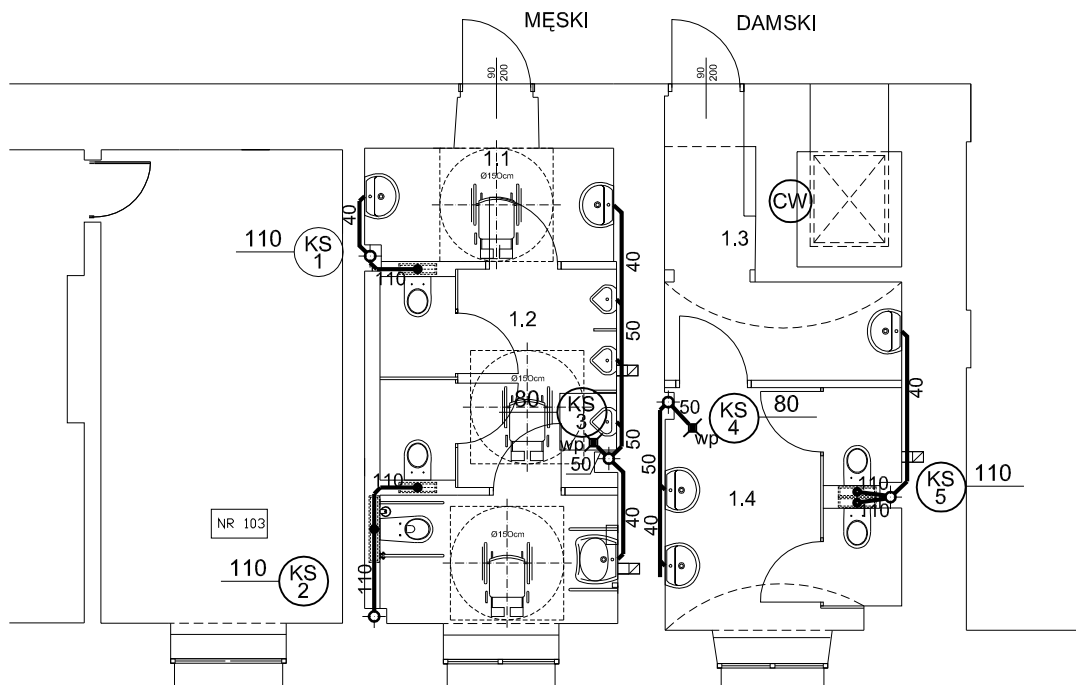

# BIURO ARCHITEKTONICZNE KRZYSZTOF S. BIAŁKA ARCHITEKT

ul. ŁOBZOWSKA 16 31 - 140 KRAKÓW  
TEL.FAX 012/633.41.22 TEL. 012/632.69.92 TEL.KOM. 0601.54.75.03  
CZŁONEK IZBY ARCHITEKTÓW NUMER EWIDENCYJNY MP-0067

ZLECENIODAWCA	POLITECHNIKA KRAKOWSKA im. TADEUSZA KOŚCIUSZKI 31-155 Kraków, ul. Warszawska 24		
TEMAT	PRZEBUDOWA TOALET W BUDYNKU W-3 ( 10-21)		
ADRES BUDOWY	KRAKÓW, UL.WARSZAWSKA 24, DZIAŁKA 3/12		
BRANŻA	INSTALACJA WOD – KAN		
FAZA	PROJEKT WYKONAWCZY		
TREŚĆ RYSUNKU	RZUT PIĘTRA-INSTALACJA KANALIZACJI		
AUTOR	inż Marek Kruczek GP IV-8388/50/77		
ZESPÓŁ	mgr inż. Grzegorz Kruczek		
DATA 06.2021	NR ZLEC. 4/2020	SKALA 1:100	<div>S2</div> <div>NR RYS.</div>
ZASTRZĘGA SIĘ WSZELKIE PRAWA WYNIKAJĄCE Z USTAWY O PRAWIE AUTORSKIM. RYSUNEK TEN NIE MOŻE BYĆ : PRZERYŚLOWANY , ZMIENIONY LUB ODSŁAPIJONY KOMUKOLWIEK BEZ PISEMNEJ ZGODY AUTORA . PODSTAWA PRAWNA : USTAWA O PRAWIE AUTORSKIM I PRAWACH POKREWNYCH Z DNIA 4.02.1994 ( DZ.U.NR 24 z 1994 r poz 83 ) . Autodesk Architectural Desktop 3.0, nr licencji:700-50271292			